

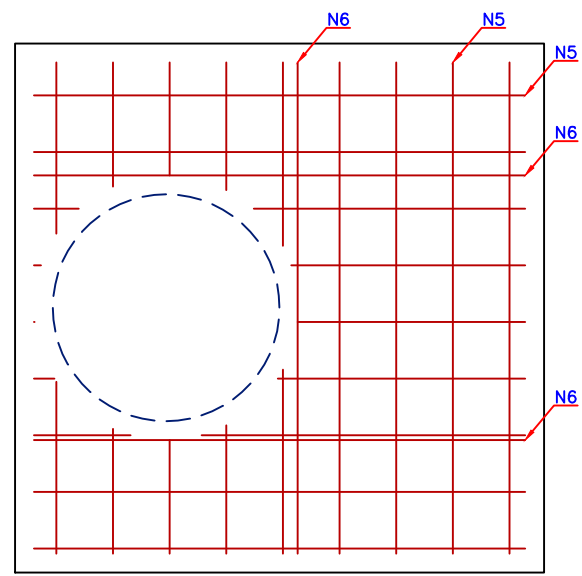


2 PLANTA ALTA
ESCALA 1:20

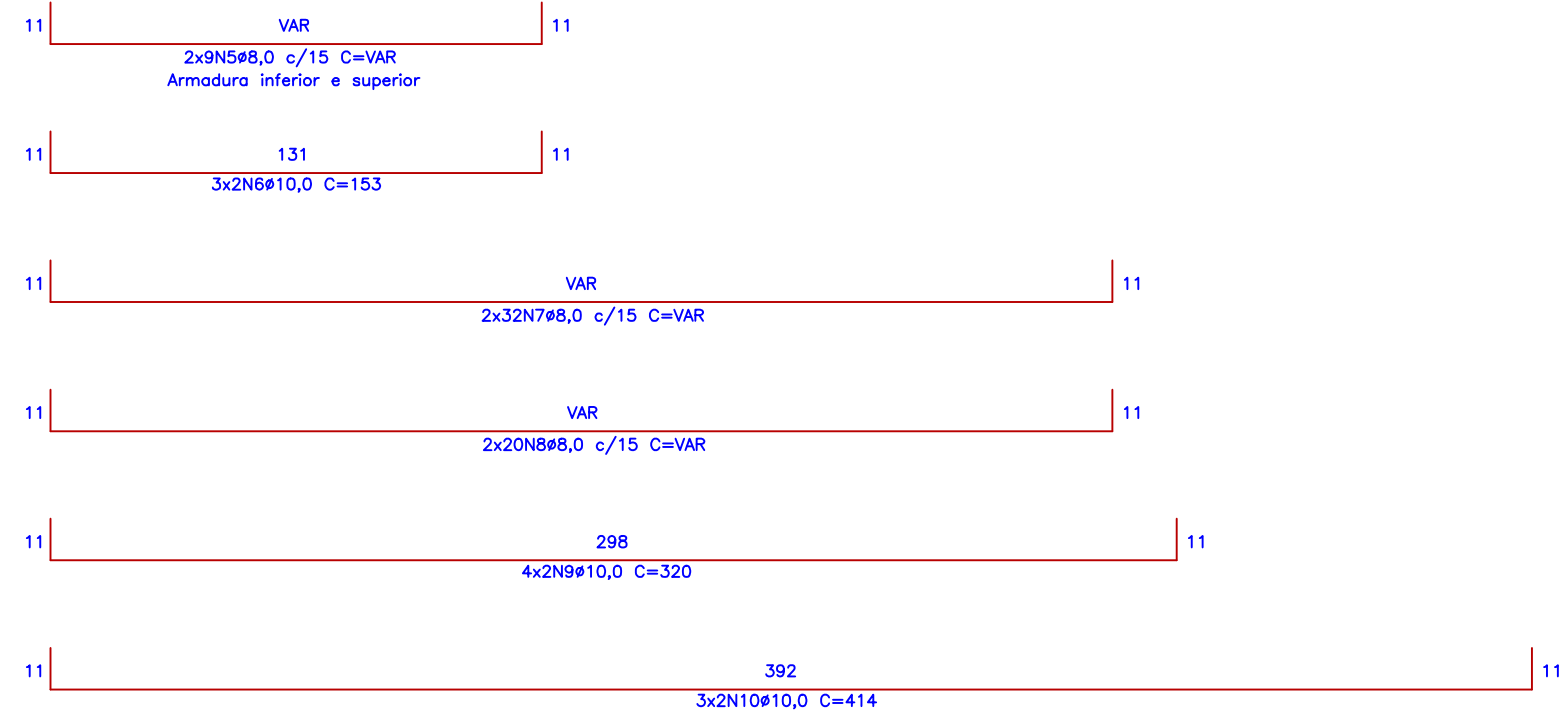

1 PLANTA ALTA
ESCALA 1:20

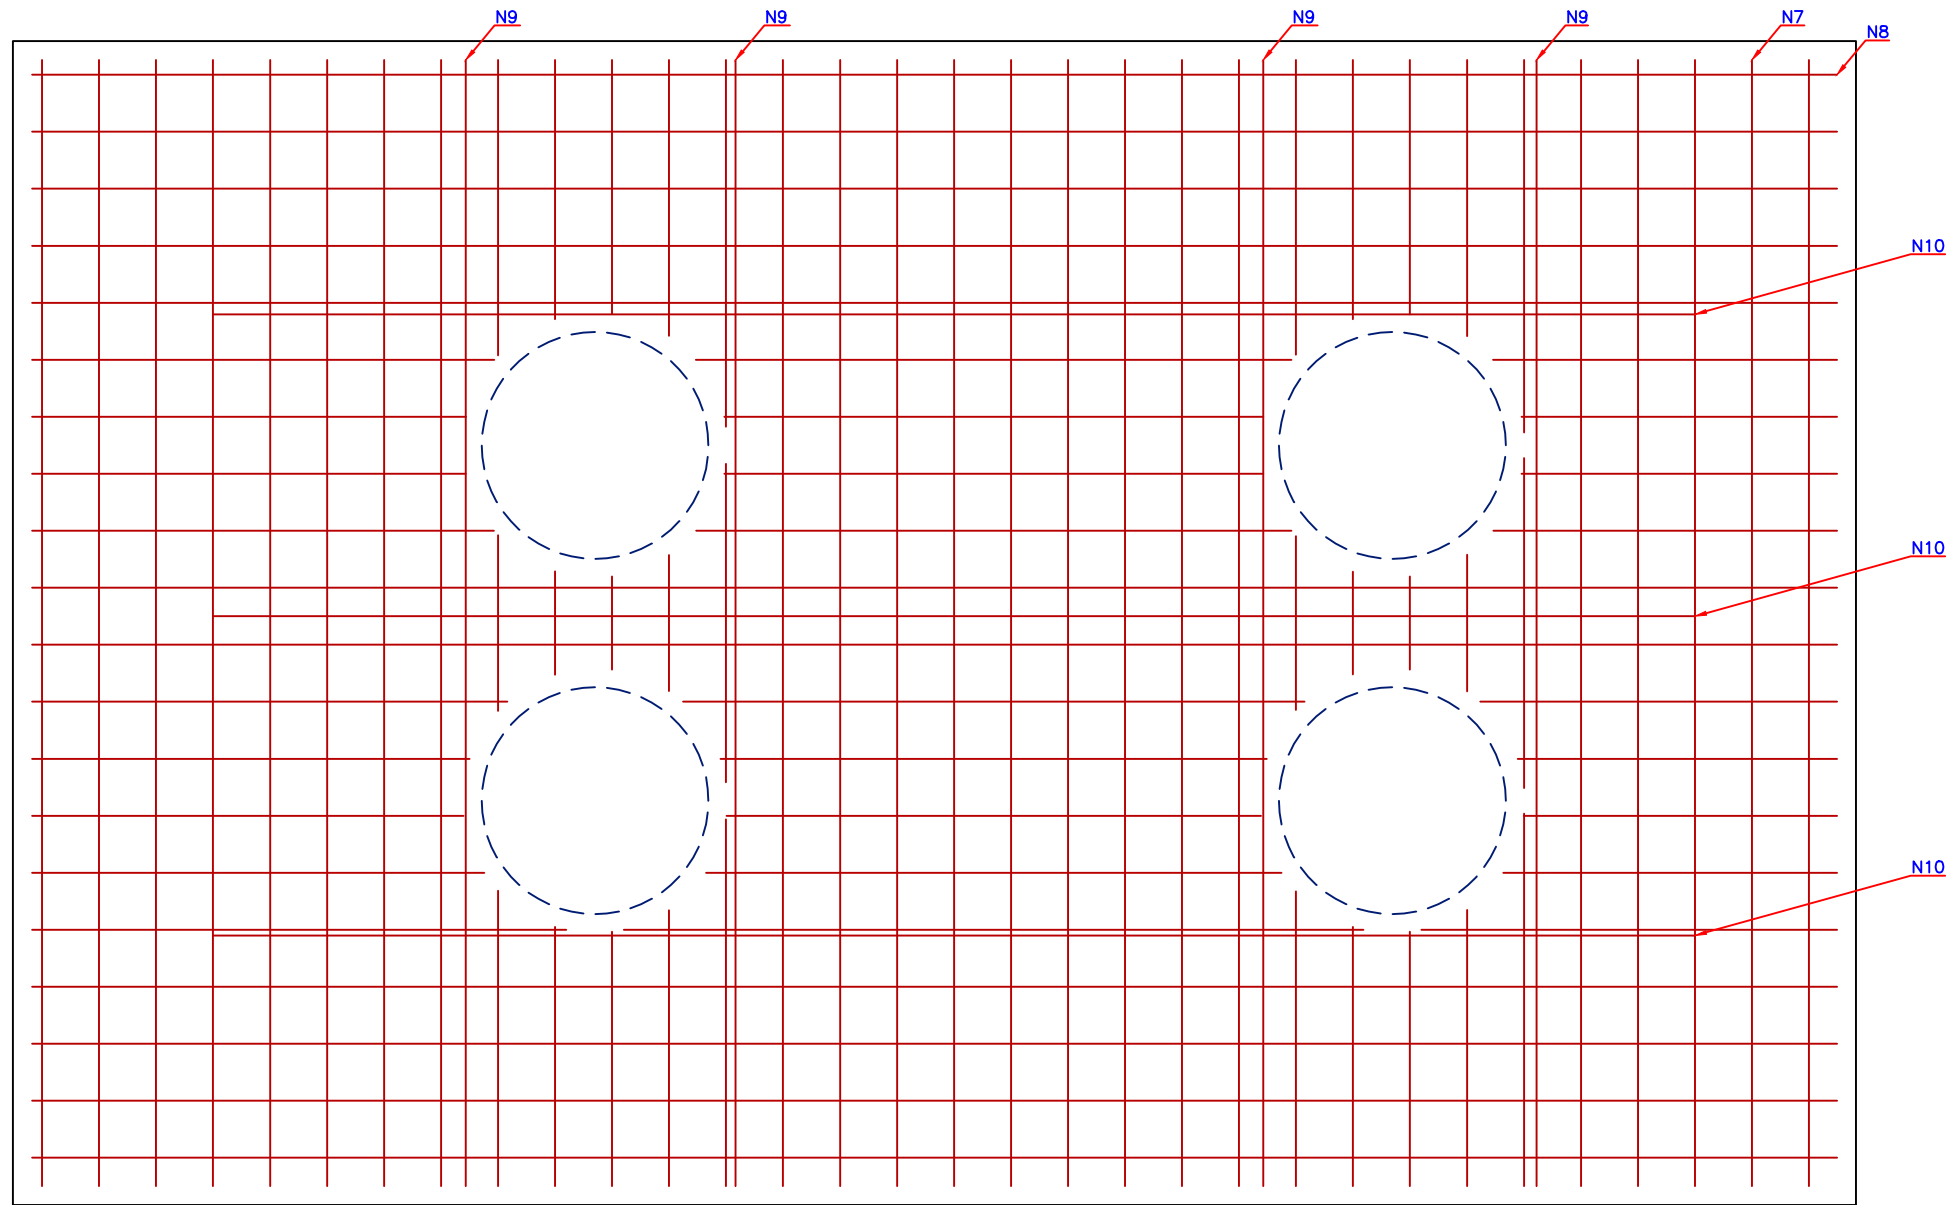

RELAÇÃO DO AÇO LAJE SUPERIOR					
AÇO	N	DIAM	Q	UNIT (cm)	C.TOTAL (cm)
50	5	8,0	18	VAR	2.754
50	6	10,0	6	VAR	918
50	7	8,0	64	VAR	20.480
50	8	8,0	40	VAR	19.960
50	9	10,0	8	VAR	2.560
50	10	10,0	6	VAR	2.484

PMETG/SAEG
VISTO, ACEITO E COMPATIBILIZADO

O PROJETO ORIGINAL FOI COMPATIBILIZADO COM VISTAS À SUA ADEQUAÇÃO ÀS EXIGÊNCIAS TÉCNICAS DO CONTRATO N° 08/2023/AGE/VP/PM GUARATINGUETÁ

COMPATIBILIZAÇÃO DE PROJETOS (PMETG/SAEG) - DEZ/2024

Eng° Civil HELVÉCIO ZAGO GALVÃO CÉSAR - CREA/SP 5062695510

ART n° 2620242232477

APROVAÇÃO

PB ENGENHARIA E CONSULTORIA

PROPRIETÁRIO		PROJETO	
SAEG		DI-EEE-012	
RES. TÉCNICO/AUTOR DO PROJETO		DATA	PROPRIETÁRIO
Felipe Domingues Petermann Engenheiro Sanitarista e Ambiental CREA SC 119070-8		20/04/2023	Companhia de serviços de Água, Esgoto e Resíduos de Guaratinguetá
ESCALAS		LOCAL	
INDICADA		Guaratinguetá - SP	
FOLHA		ASSUNTO	
02/04		Estação Elevatória de Esgoto - DI-EEE-01	
REVISÃO		Folha 04/04	
01			