




1 CORTE AA
ESCALA 1/15

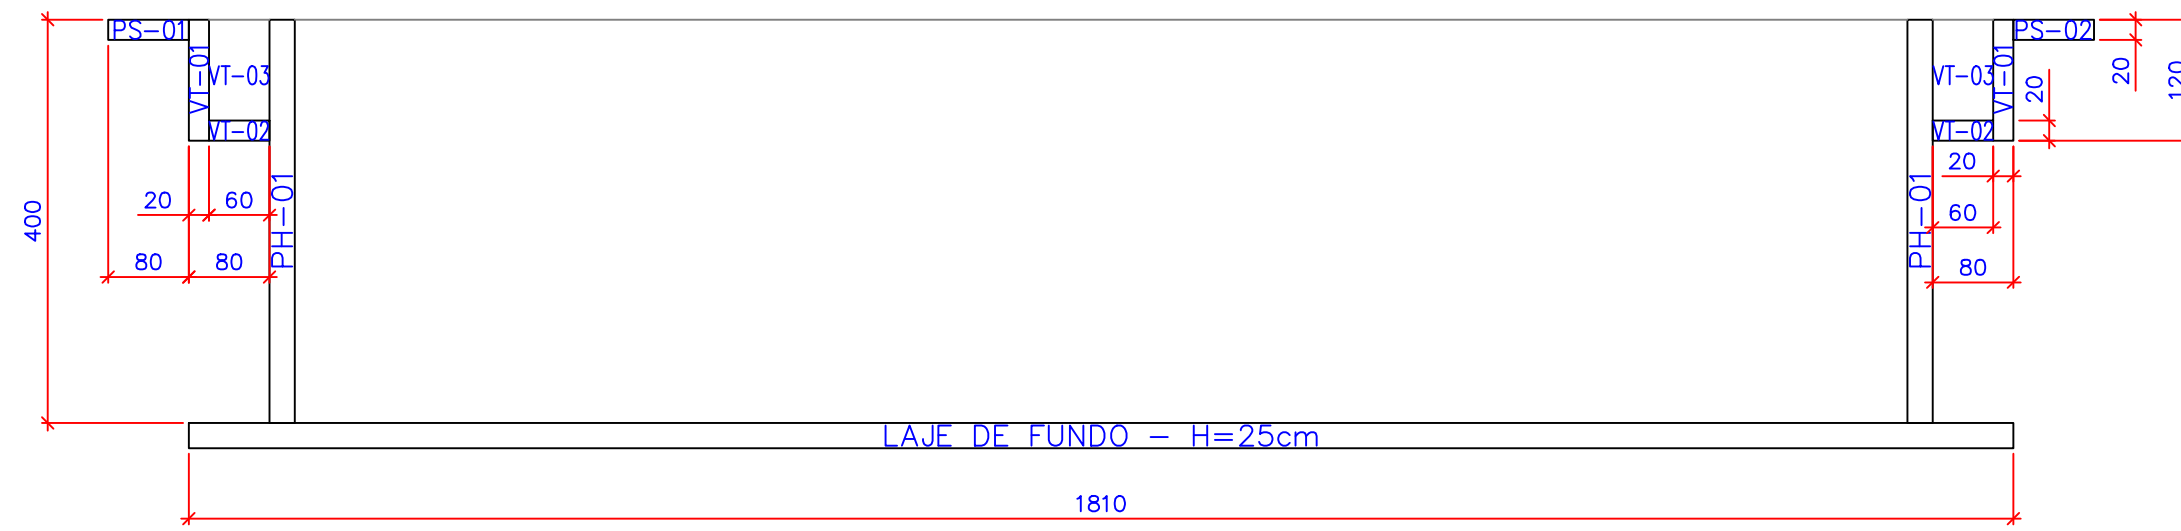


2 CORTE BB
ESCALA 1/15

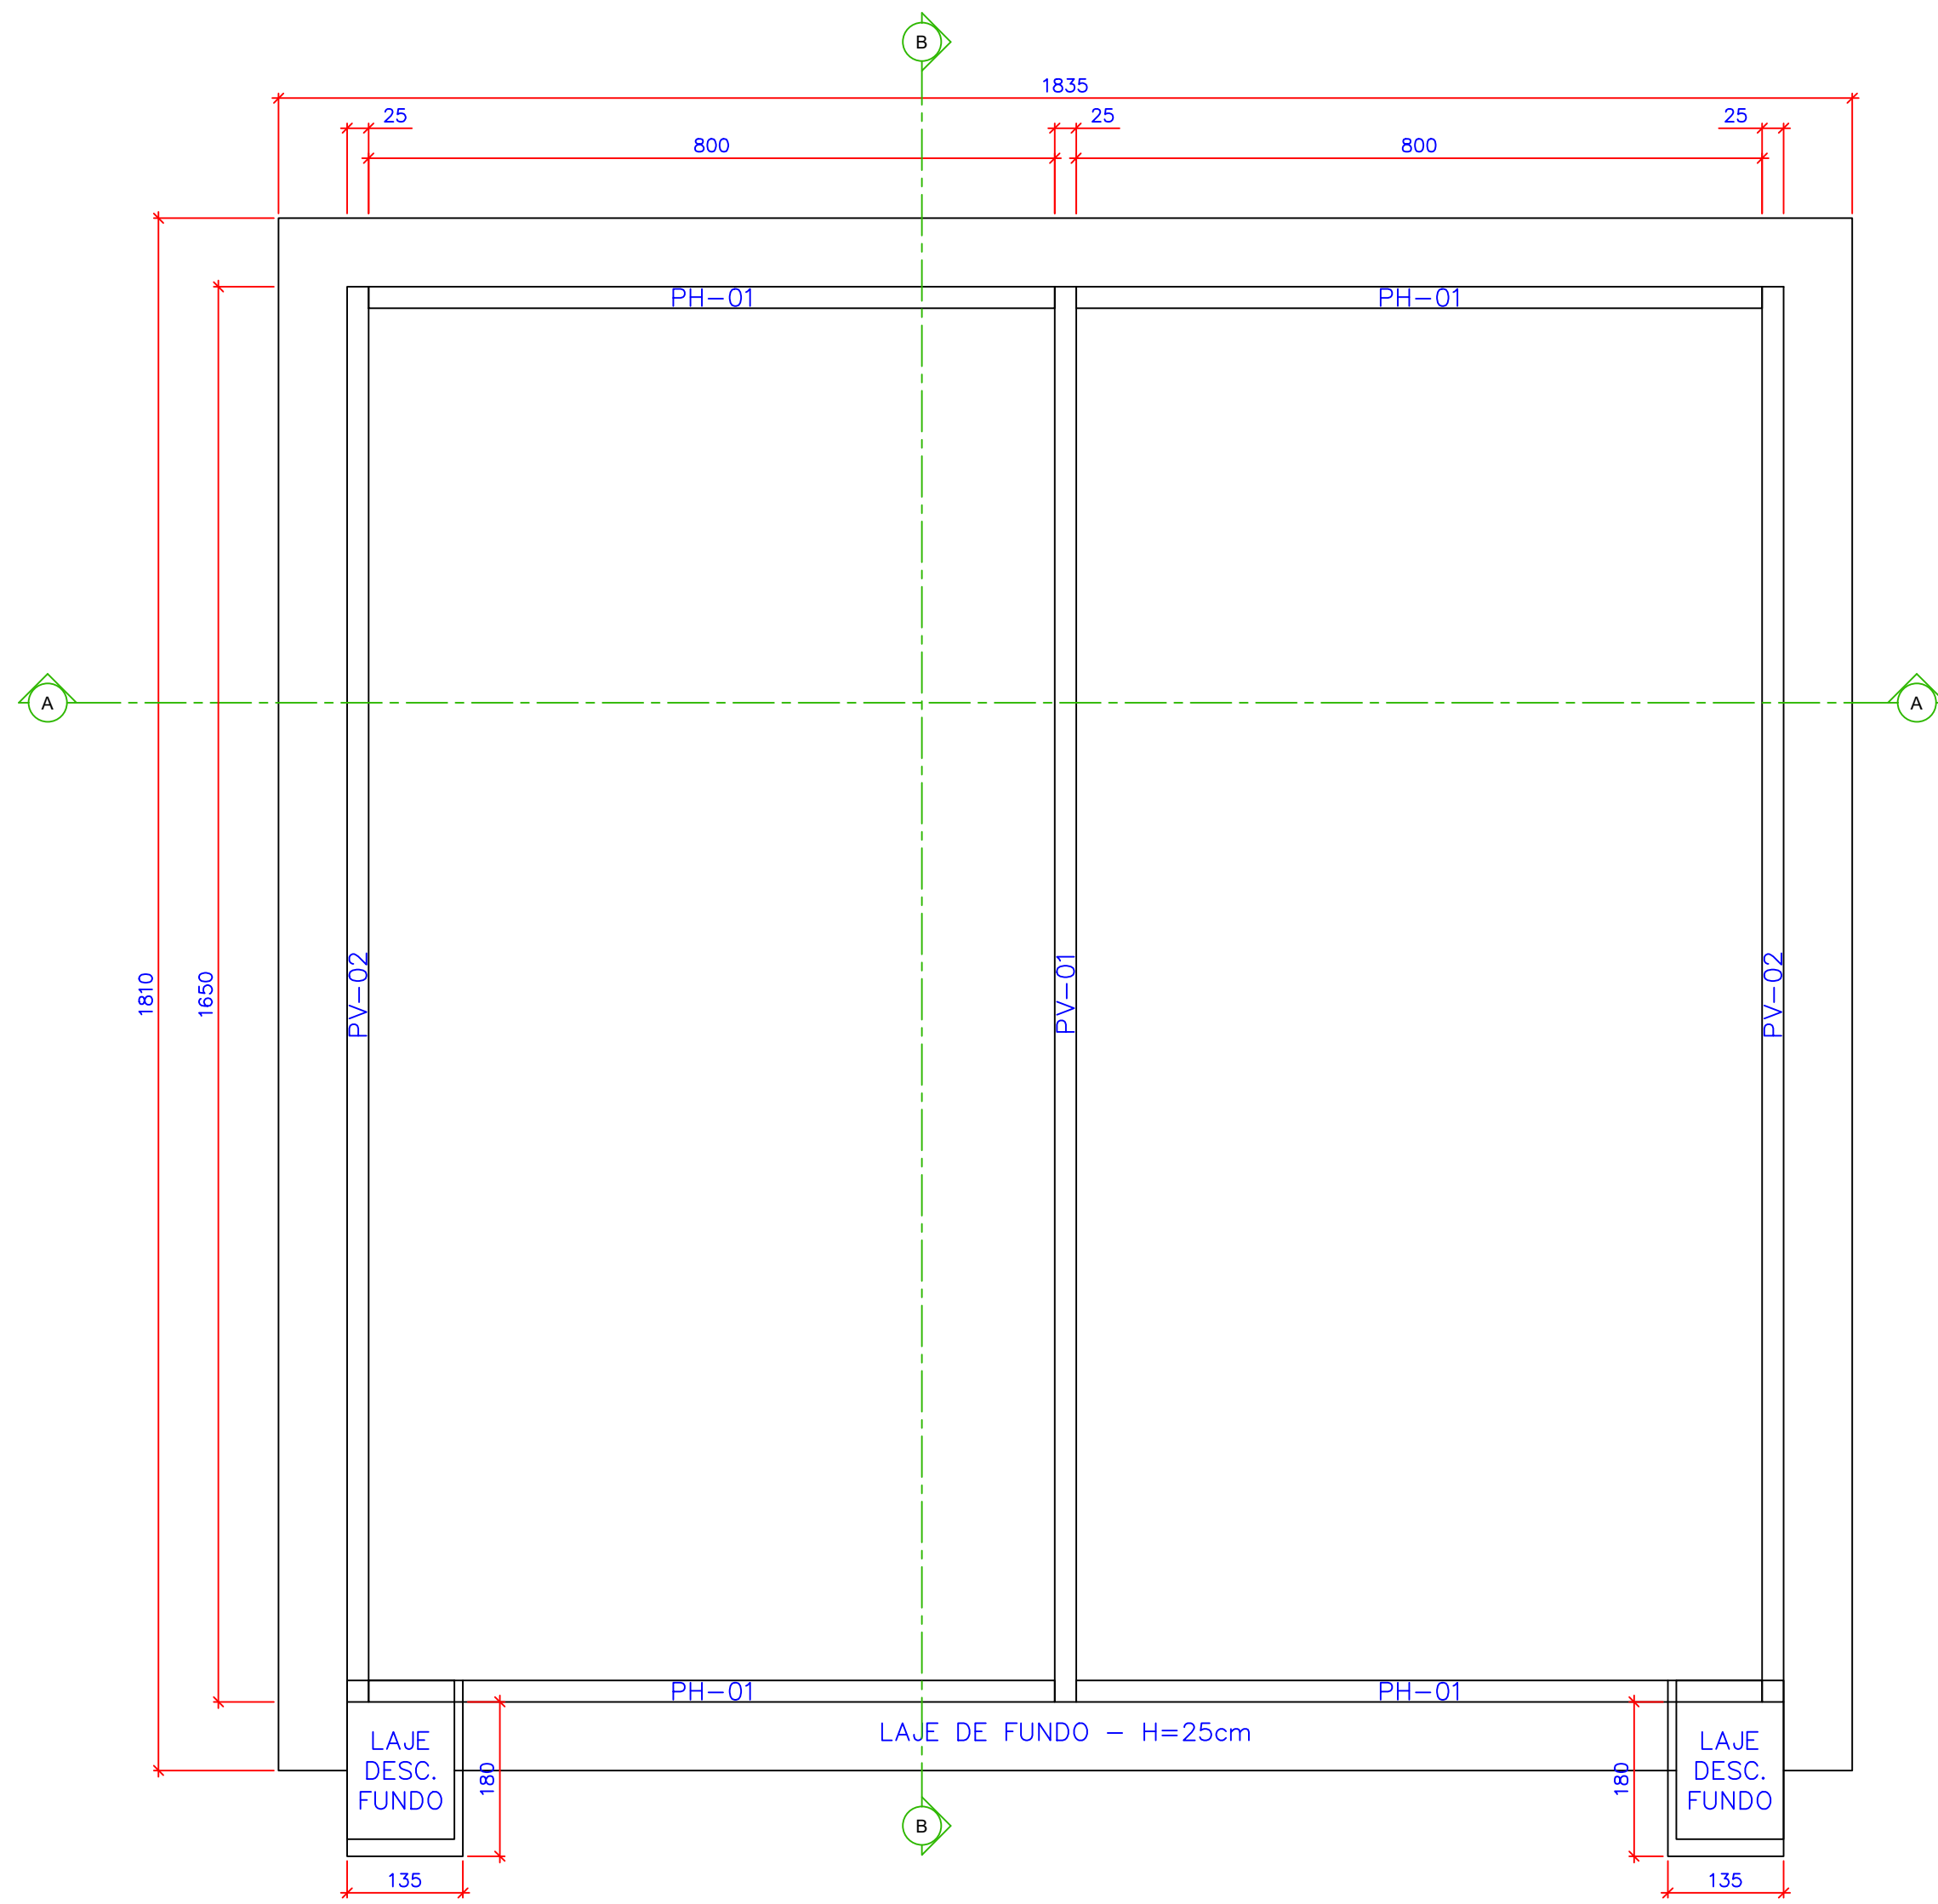

1 PLANTA BAIXA - INFERIOR
ESCALA 1/15

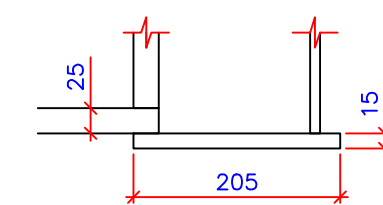

3 DESC. FUNDO
ESCALA 1/50

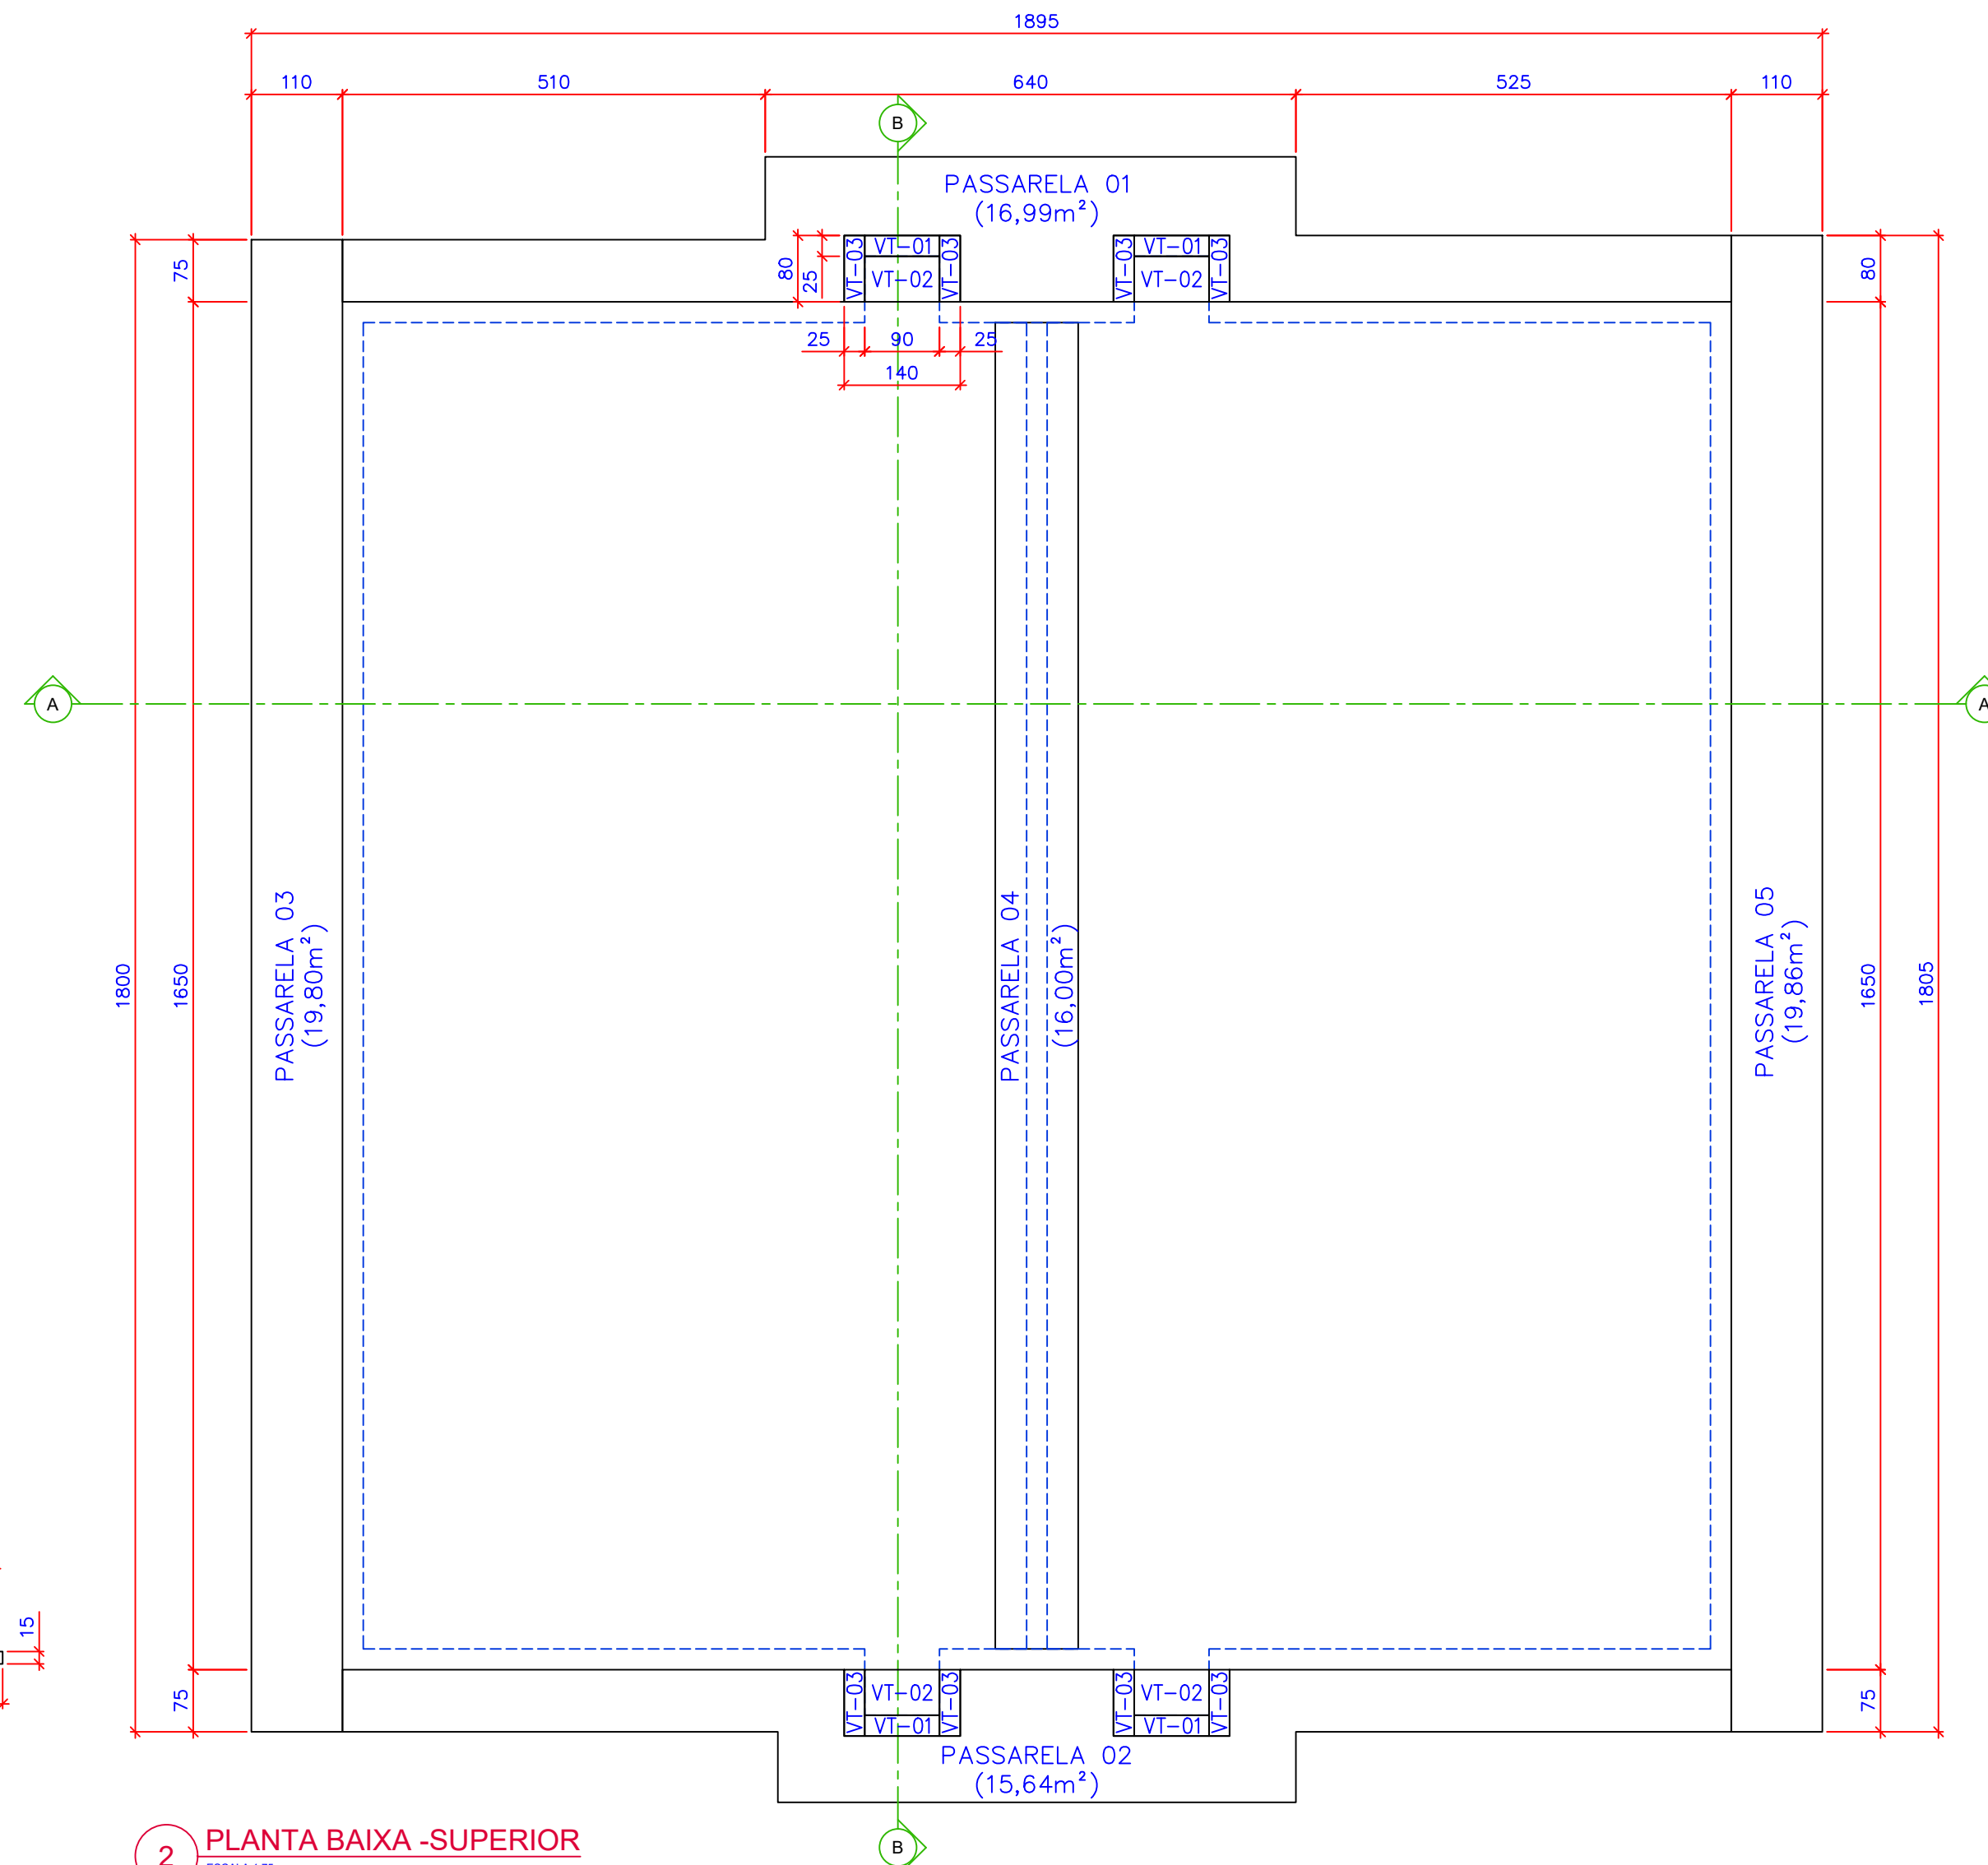

2 PLANTA BAIXA - SUPERIOR
ESCALA 1/15

PB ENGENHARIA E CONSULTORIA

APROVAÇÃO		PROJETO	
		ESTÇÃO DE TRATAMENTO DE ESGOTOS	
		DATA	PROPRIETÁRIO
		13/05/2025	Companhia de serviços de Água, Esgoto e Resíduos de Guaratinguetá
RESP. TÉCNICO/AUTOR DO PROJETO	Helvécio Zago Galvão César Engenheiro Civil CREA/SP 5062695510	LOCAL	Guaratinguetá - SP
		ASSUNTO	TANQUE DE AERAÇÃO ESTRUTURAL
		ESCALAS	CÁLCULO DO VOLUME DE CONCRETO
		INDICADA	
FOLHA	10	REVISÃO	02