



1 PLANTA BAIXA NO NÍVEL 536,000
ESCALA 1:25

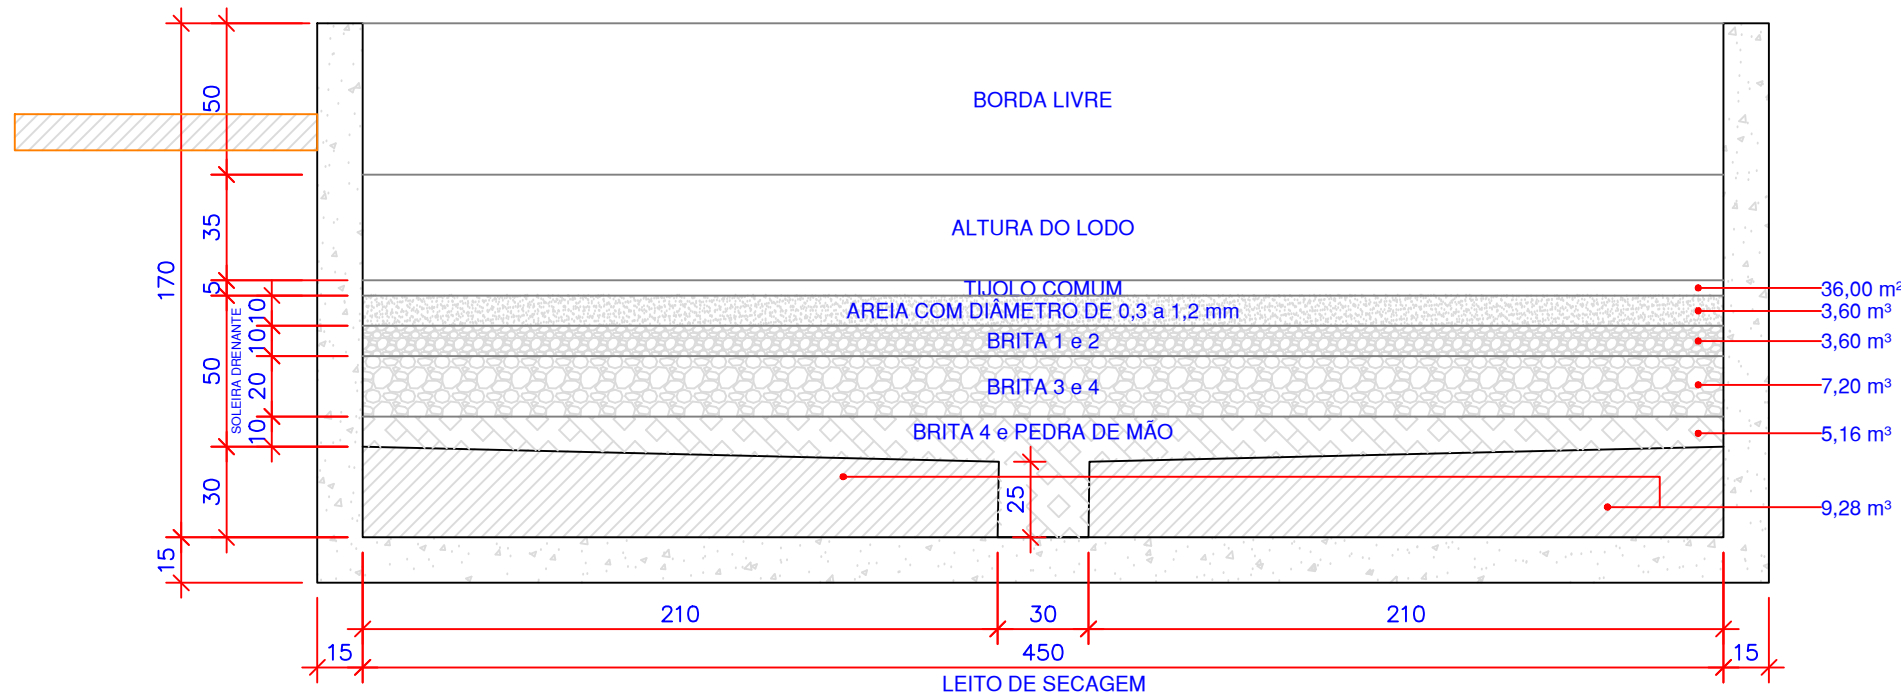

1 CORTE BB
ESCALA 1:25

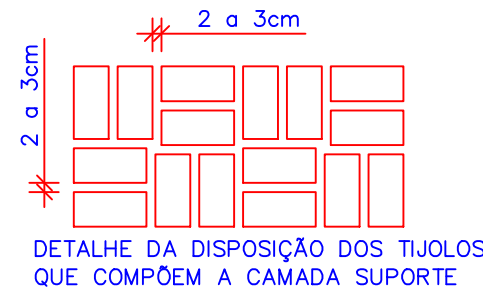

07	TUBO CILINDRICO, DN 100, L=0,40m	PVC	Pç.	12	
06	TUBO CILINDRICO PARA JUNTA ELÁSTICA JGS, DN 150, L=4,00m	PVC	Pç.	11	
05	TUBO CILINDRICO PARA JUNTA ELÁSTICA JGS, DN 100, L=4,45m	F.F*	Pç.	11	
04	VÁLVULA GAVETA C/ FLANGES E CUNHA DE BORRACHA CORPO CURTO C/ CABEÇOTE EURO 23, DN 100	F.F*	Pç.	12	
03	CURVA 90° COM FLANGES, DN 100	F.F*	Pç.	24	
02	TUBO COM FLANGE E PONTA PARA JUNTA ELÁSTICA JGS, DN 100, l=0,70m	F.F*	Pç.	12	
01	TÊ COM BOLSAS E JUNTA ELÁSTICA JGS, DN 100	F.F*	Pç.	12	
N°	DESCRIÇÃO	MAT.	UN.	QTE.	OBS.
LISTA DE MATERIAIS - BLOCO 2 COM 12 LEITOS (6+6)					

07	TUBO CILINDRICO, DN 100, L=0,40m	PVC	Pç.	13	
06	TUBO CILINDRICO PARA JUNTA ELÁSTICA JGS, DN 150, L=4,00m	PVC	Pç.	12	
05	TUBO CILINDRICO PARA JUNTA ELÁSTICA JGS, DN 100, L=4,45m	F.F*	Pç.	12	
04	VÁLVULA GAVETA C/ FLANGES E CUNHA DE BORRACHA CORPO CURTO C/ CABEÇOTE EURO 23, DN 100	F.F*	Pç.	13	
03	CURVA 90° COM FLANGES, DN 100	F.F*	Pç.	26	
02	TUBO COM FLANGE E PONTA PARA JUNTA ELÁSTICA JGS, DN 100, l=0,70m	F.F*	Pç.	13	
01	TÊ COM BOLSAS E JUNTA ELÁSTICA JGS, DN 100	F.F*	Pç.	13	
N°	DESCRIÇÃO	MAT.	UN.	QTE.	OBS.
LISTA DE MATERIAIS - BLOCO 1 COM 13 LEITOS (7+6)					

PB ENGENHARIA E CONSULTORIA

APROVAÇÃO	PROPRIETÁRIO	PROJETO				
		ESTAÇÃO DE TRATAMENTO DE ESGOTOS				
		DATA	20/05/2023	PROPRIETÁRIO	Companhia de serviços de Água, Esgoto e Resíduos de Guaratinguetá	
		RESP. TÉCNICO/AUTOR DO PROJETO	Felipe Domingues Petermann Engenheiro Sanitarista e Ambiental CREA SC 119070-8			
		ESCALAS		INDICADA	FOLHA	01/06
		REVISÃO		01	ASSUNTO	Tanque de Aeração, Decantadores, Adensadores e Caixas de Controle de Lodo em Excesso Projeto Hidromecânico - Planta no Nível 540,000