


1 CORTE AA
ESCALA 1:25

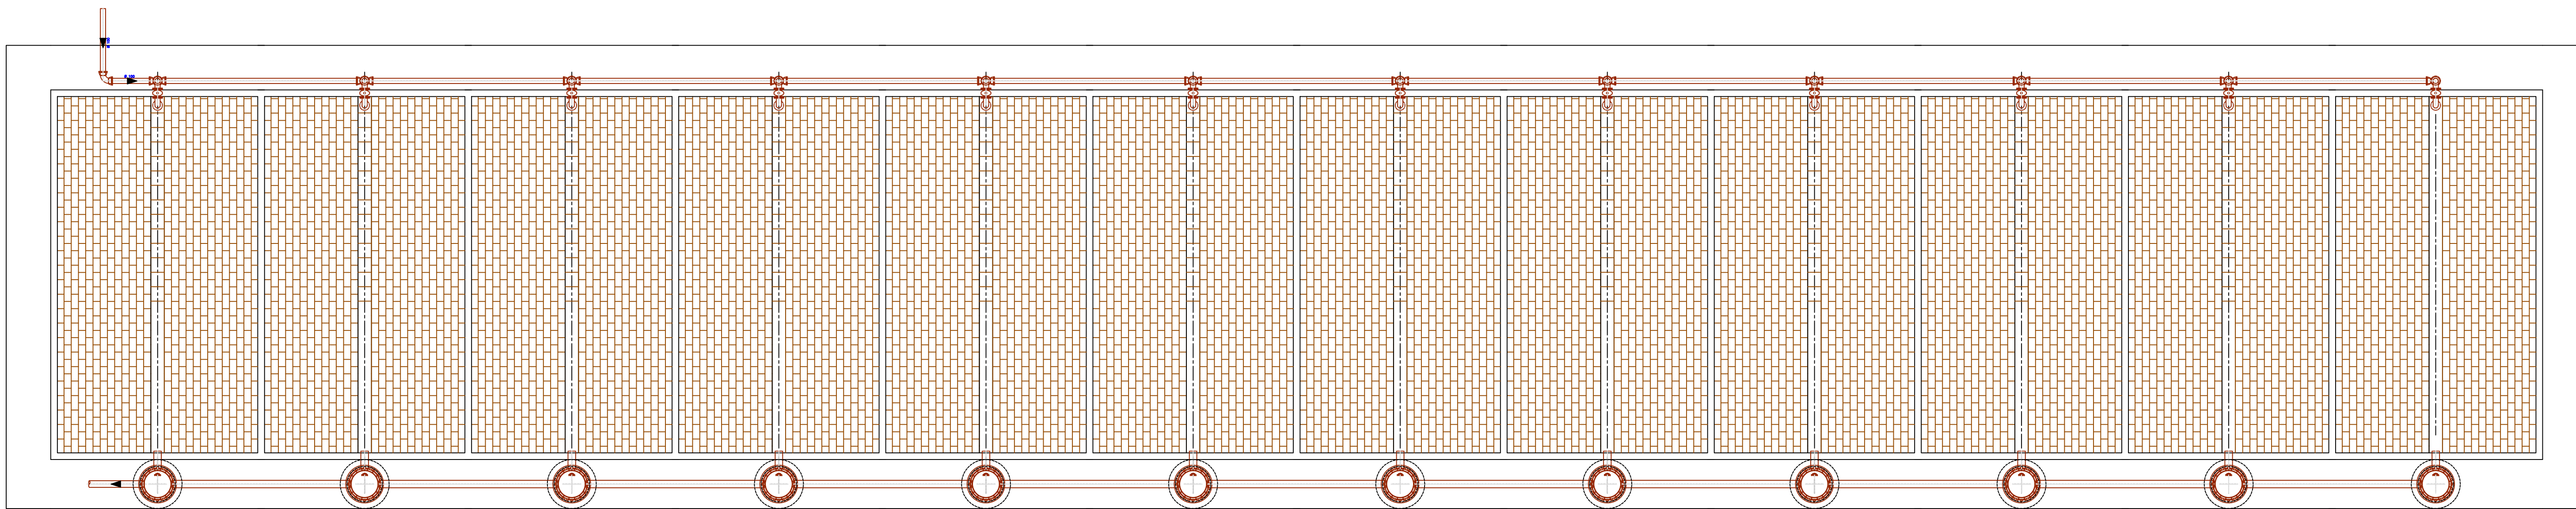

BLOCO 1 - 13 MÓDULOS DE LEITO DE SECAGEM - 8,00 x 4,50m cada, interno
BLOCO 2 - 12 MÓDULOS DE LEITO DE SECAGEM - 8,00 x 4,50m cada, interno (mostrado na planta acima)

1 PLANTA BAIXA NO NÍVEL 536,000
ESCALA 1:75

REVISÃO	DATA	RESPONSÁVEL	ALTERAÇÕES REALIZADAS
01	26/02/2024	Engº HELVÉCIO	AJUSTES DIVERSOS
02	24/02/2025	Engº HELVÉCIO	ACRÉSCIMO DO 25º LEITO DE SECAGEM NO BLOCO 1

PMETQ/SAEG VISTO, ACEITO E COMPATIBILIZADO
O PROJETO ORIGINAL FOI COMPATIBILIZADO COM VISTAS À SUA ADEQUAÇÃO AS EXIGÊNCIAS TÉCNICAS DO CONTRATO N° 08/2023/AGEVAR/PM GUARATINGUETÁ
COMPATIBILIZAÇÃO DE PROJETOS (PMETQ/SAEG) - DEZ/2024
Engº Civil HELVÉCIO ZAGO GALVÃO CÉSAR - CREA/SP 5062895510
ART n° 2620242232477

PB ENGENHARIA E CONSULTORIA

APROVAÇÃO	<div>PROPRIETÁRIO</div> <div></div> <div>RESP. TÉCNICO/AUTOR DO PROJETO</div> <div><div>Felipe Domingues Petermann</div><div>Engenheiro Sanitarista e Ambiental</div><div>CREA SC 119070-8</div></div>	<div>PROJETO</div> <div>ESTAÇÃO DE TRATAMENTO DE ESGOTOS</div>		
		<div>DATA</div> <div>24/02/2025</div>	<div>PROPRIETÁRIO</div> <div>Companhia de serviços de Água, Esgoto e Resíduos de Guaratinguetá</div>	
		<div>ESCALAS</div> <div>INDICADA</div>	<div>LOCAL</div> <div>Guaratinguetá - SP</div>	
		<div>FOLHA</div> <div>02/06</div>	<div>ASSUNTO</div> <div>Tanque de Aeração, Decantadores, Adensadores e Caixas de Controle de Lodo em Excesso</div>	
		<div>REVISÃO</div> <div>02</div>	<div>Projeto Hidromecânico - Planta Superior</div>	