



1 VISTA 02  
ESCALA 1:75

1 VISTA 02  
ESCALA 1:75

1 VISTA 01  
ESCALA 1:75

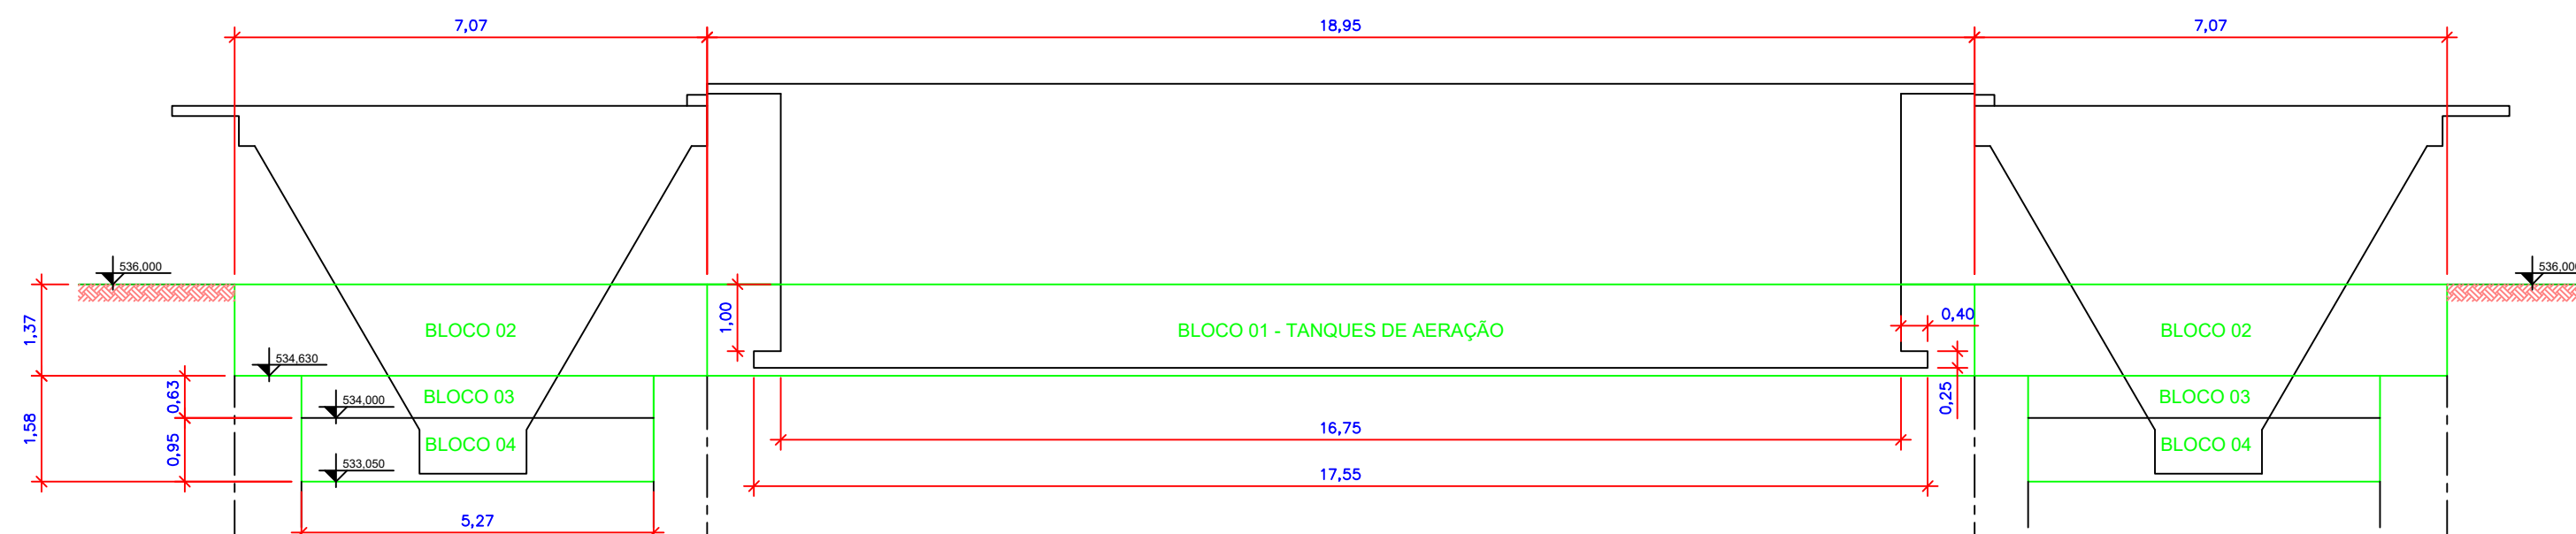

1 VISTA 01  
ESCALA 1:75

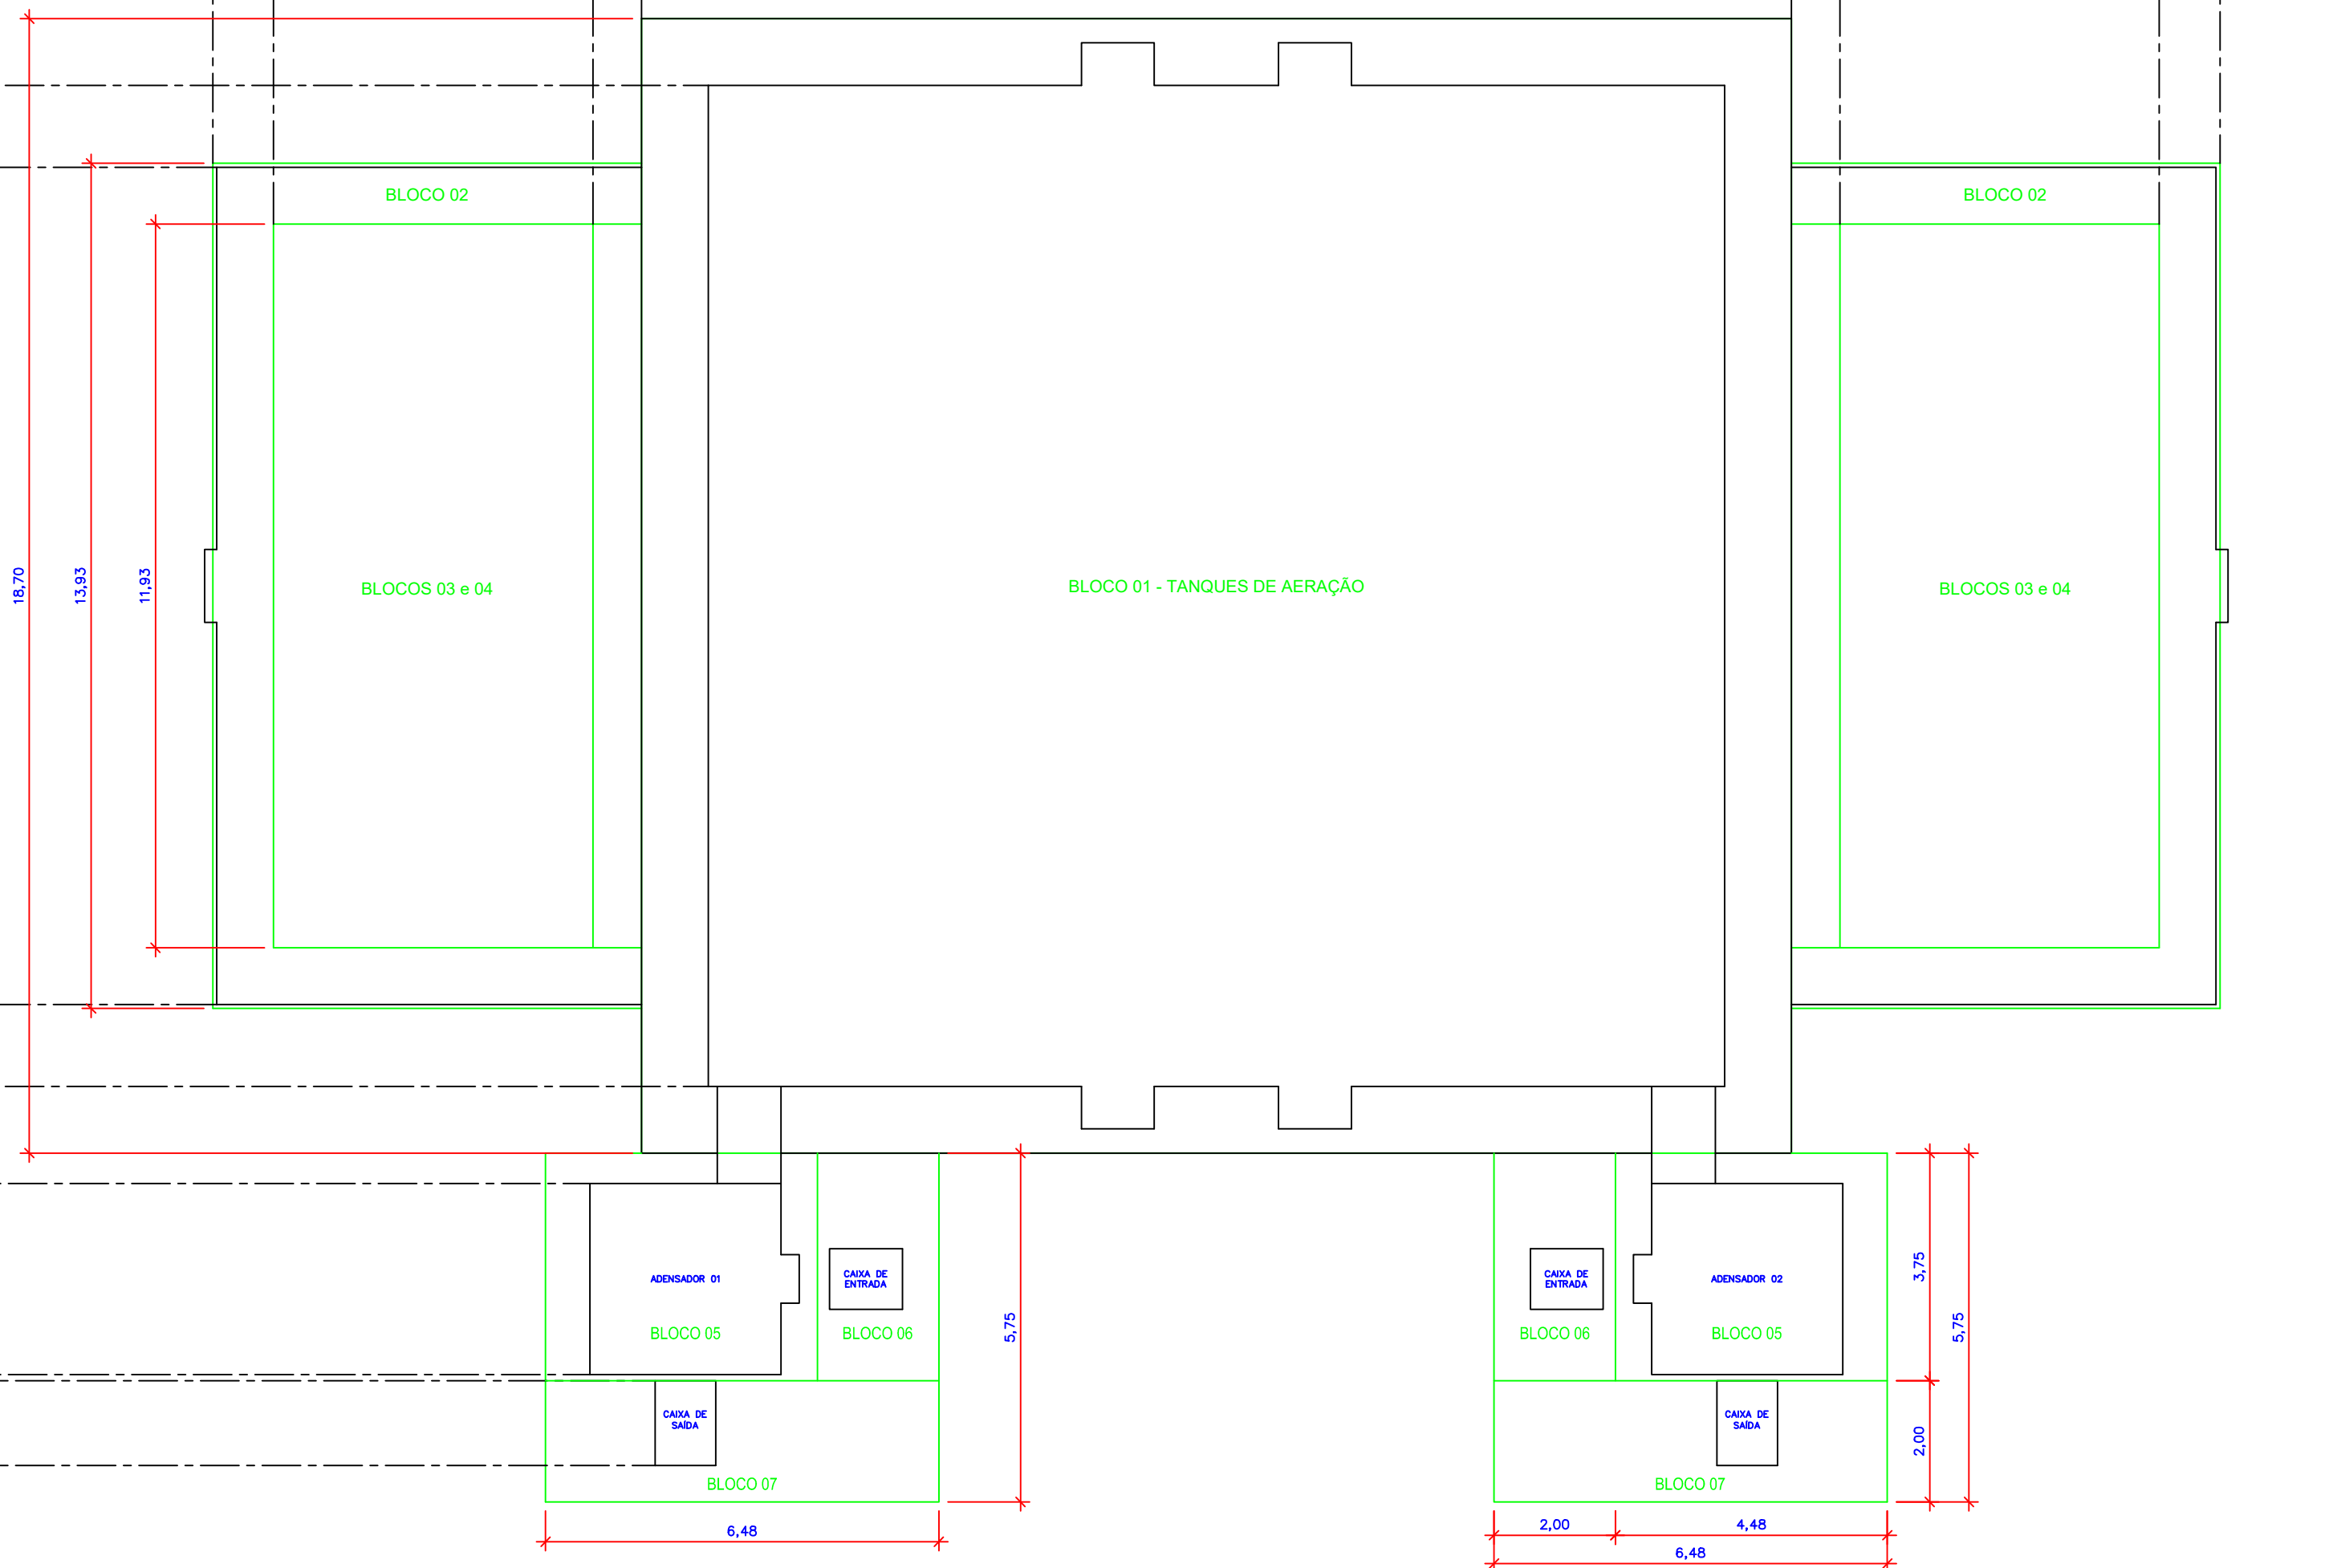

1 PLANTA BAIXA  
ESCALA 1:75

APROVAÇÃO	<div>PROPRIETÁRIO</div> <div></div> <div>RESP. TÉCNICO/AUTOR DO PROJETO</div> <div>Helvécio Zago Galvão César Engenheiro Civil CREA 506269510</div>	PROJETO		ESTÇÃO DE TRATAMENTO DE ESGOTOS	
		DATA	20/05/2025	PROPRIETÁRIO	Companhia de serviços de Água, Esgoto e Resíduos de Guaratinguetá
		ESCALAS	INDICADA	LOCAL	Guaratinguetá - SP
		FOLHA	01/01	ASSUNTO	Tanque de Aeração, Decantadores, Adensadores e Caixas de Controle de Lodo em Excesso Cálculo de Escavação e Reaterro de Cavas